


I.S.I.S.S. POLO CATTANEO - SEDE VIA MONTESANTO
Emergenza COVID-19 ABBINAMENTO CLASSI / AULE

PIANTA PIANO PRIMO

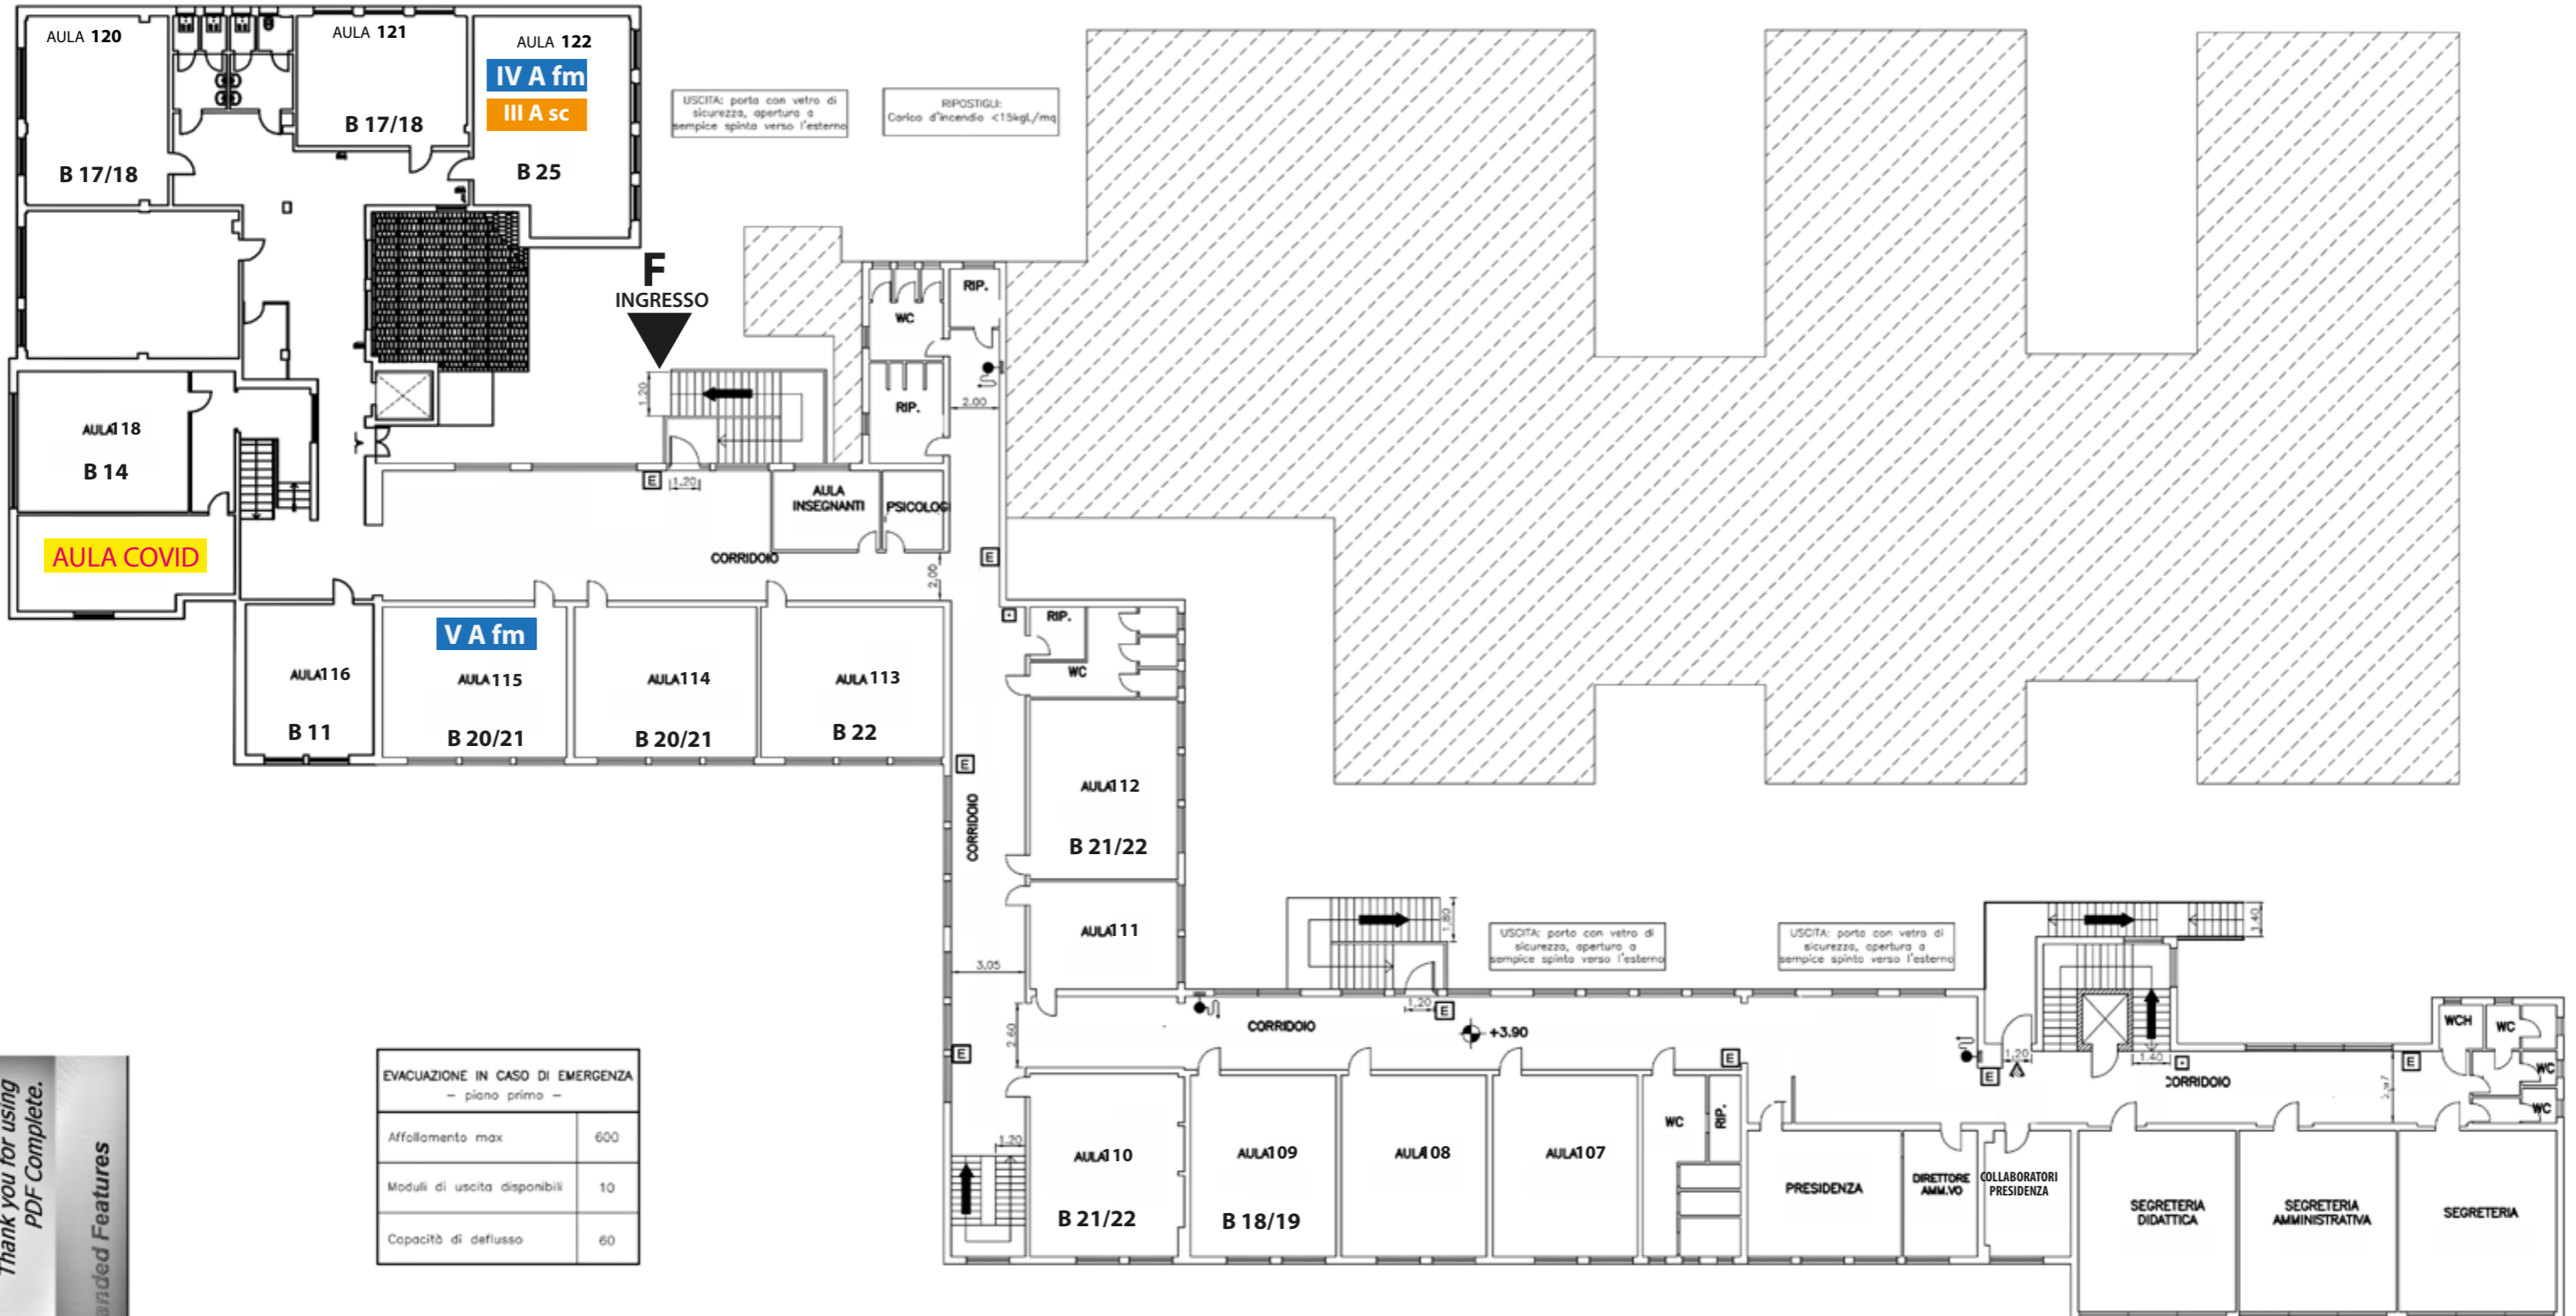

EVACUAZIONE IN CASO DI EMERGENZA - piano primo -	
Affollamento max	600
Moduli di uscita disponibili	10
Capacità di deflusso	60

PIANTA PIANO PRIMO

(Scala 1:200)